

ПРОЕКТНО-ИЗЫСКАТЕЛЬСКОЕ УНИТАРНОЕ ПРЕДПРИЯТИЕ
"ИНСТИТУТ ПОЛЕСЬЕПРОЕКТ"
ОАО "ПОЛЕСЬЕСТРОРОЙ"

Возведение инженерных сетей и благоустройство
к многоквартирному жилому дому по ул. Полесская в г. Мозыре
Архитектурно-планировочная концепция



ТОМ 2

Комплект графических материалов
КГМ



2024



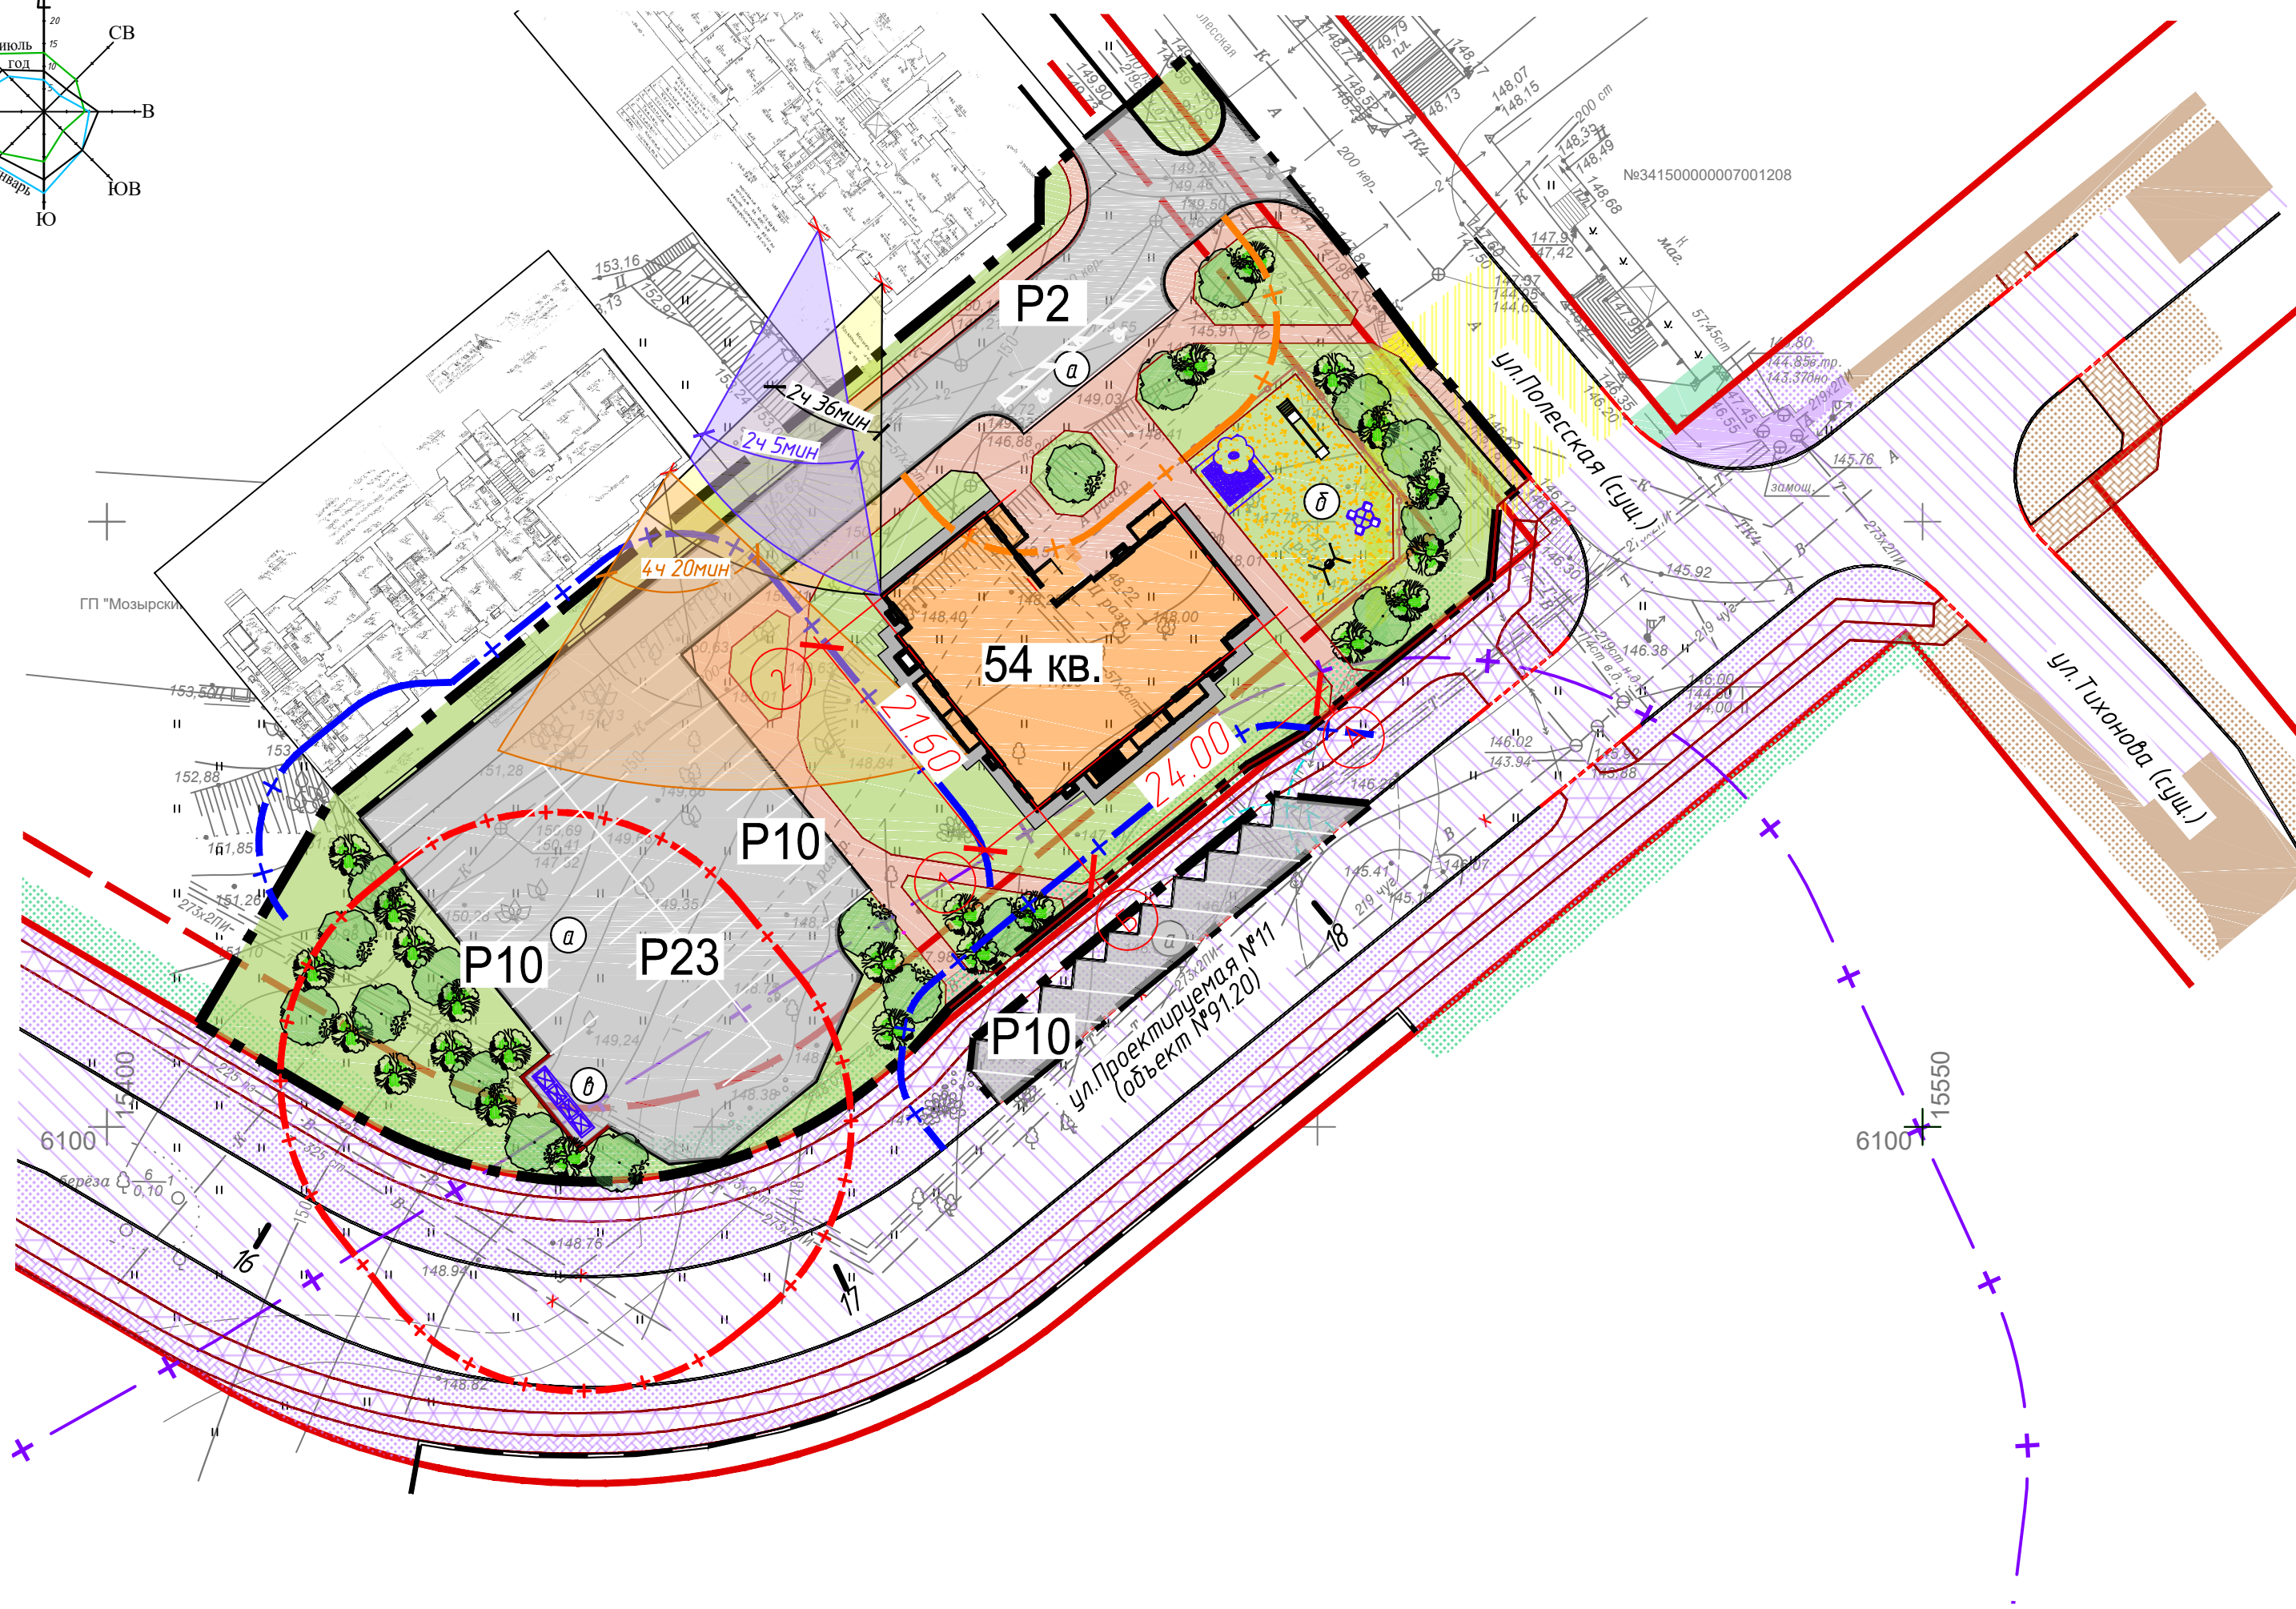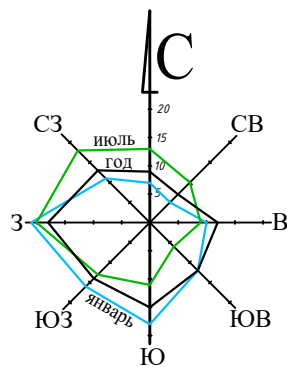


Условные обозначения

- проектируемые проезды и парковки
- проектируемые тротуары
- проектируемые детские площадки с малыми архитектурными формами
- проектируемое озеленение
- санитарный разрыв от мусороконтейнеров до жилых домов
- санитарный разрыв от парковок до жилых зданий
- санитарный разрыв от парковок до детских площадок
- санитарный разрыв от парковок существующего гаражного кооператива
- условная граница работ
- зона обеспечения инсоляцией существующей застройки (строительство невозможно)

Экспликация площадок

- автомобильная парковка
- детская площадка к проектируемому дому
- мусороконтейнерная площадка к проектируемому дому

						КГМ		
						"Возведение инженерных сетей и благоустройство к многоквартирному жилому дому по ул. Полесская в г. Мозыре"		
Изм.	Кол. уч.	Лист	№ док.	Подп.	Дата	Стадия	Лист	Листов
ГИП	Реут Ю.Н.				09.24	ПД	2	
Утвердил	Роговская				09.24	Схема генплана. М 1:500		
Проверил	Реут Ю.Н.				09.24			
Разработал	Роговская				09.24			
Н.контроль	Реут Ю.Н.				09.24	Унитарное предприятие "Институт Полесьепроект" ОАО "Полесьестрой"		

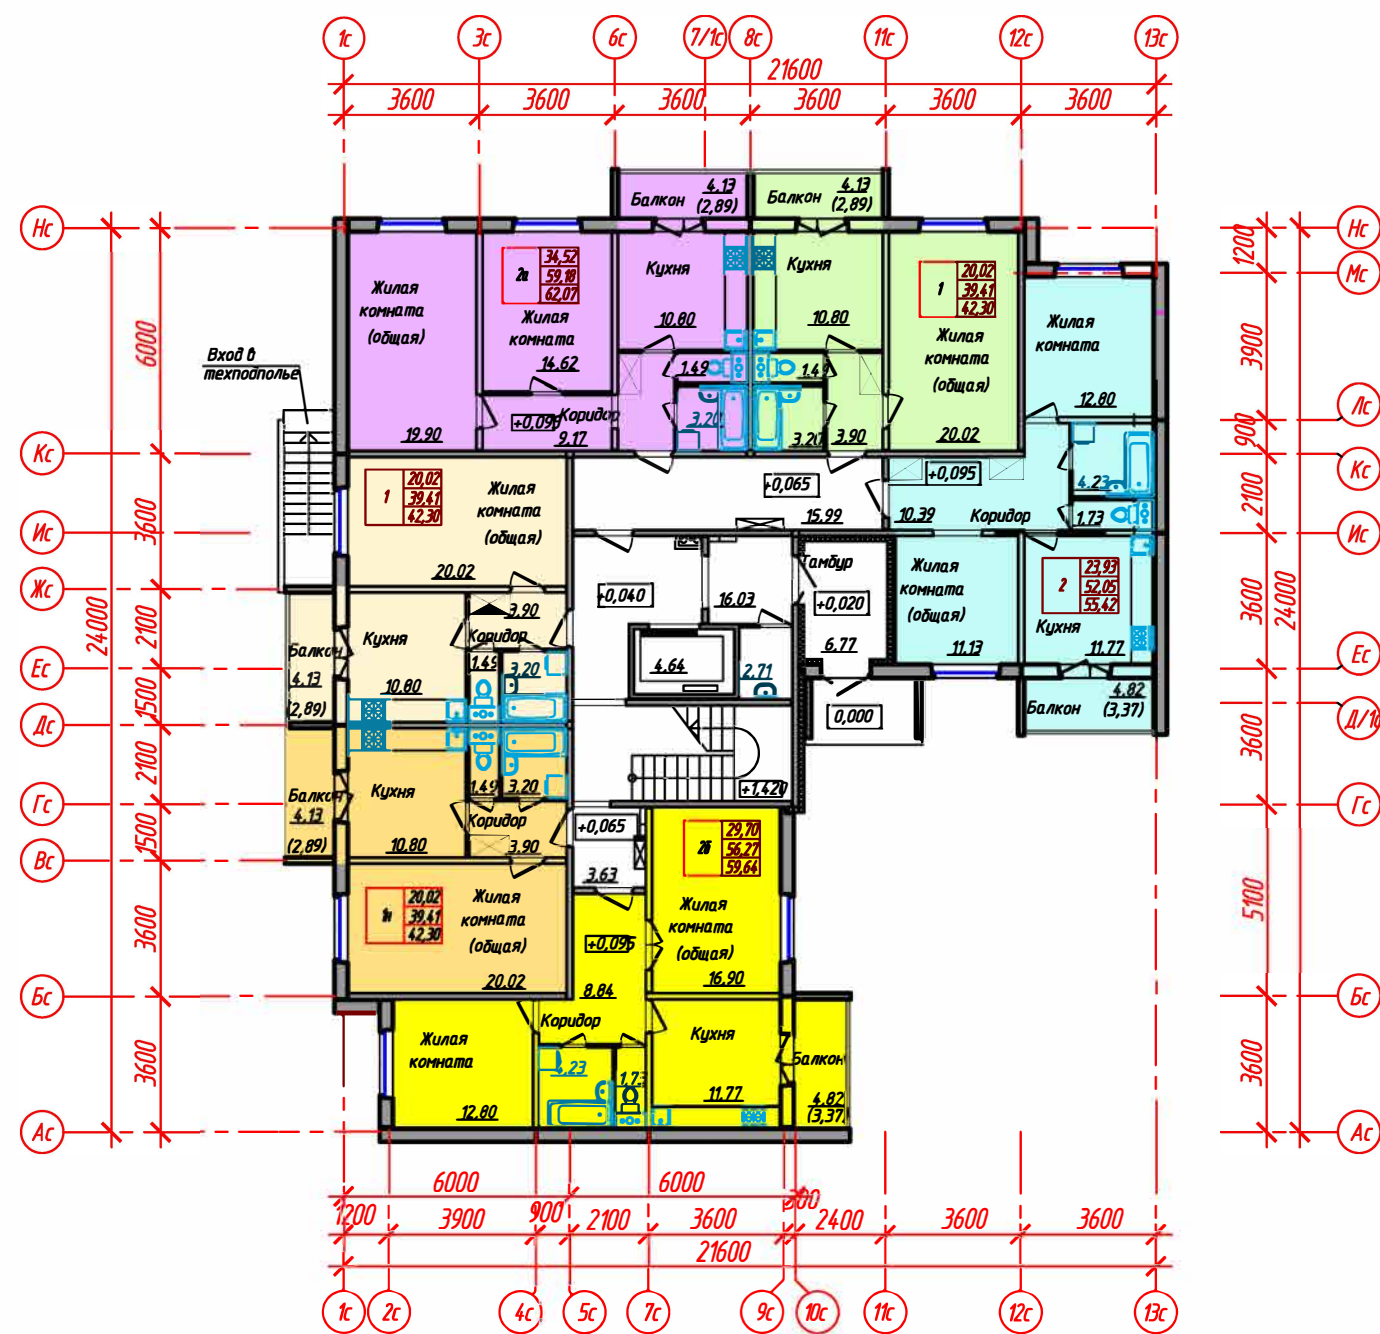

Условные обозначения

Тип квартиры по проекту

1	14.40
	42.55
	48.18

Жилая площадь

Площадь квартиры без учета летних помещений

Общая площадь квартиры (при $k=0.7$)


						КГМ			
						"Возведение инженерных сетей и благоустройство к многоквартирному жилому дому по ул. Полеская в г. Мозыре"			
Изм.	Кол.уч.	Лист	№ док.	Подп.	Дата		Стадия	Лист	Листов
ГИП		Реут Ю.Н.			09.24	План первого этажа. М 1:100	Унитарное предприятие "Институт Полесьепроект" ОАО "Полесьестрой"	4	
Утвердил		Роговская			09.24				
Проверил		Реут Ю.Н.			09.24				
Разработал		Роговская			09.24				
Н.контроль		Реут Ю.Н.			09.24				

Условные обозначения

Тип квартиры по проекту

1	14.40
	42.55
	48.18

Жилая площадь
Площадь квартиры без учета летних помещений
Общая площадь квартиры (при k=0.7)

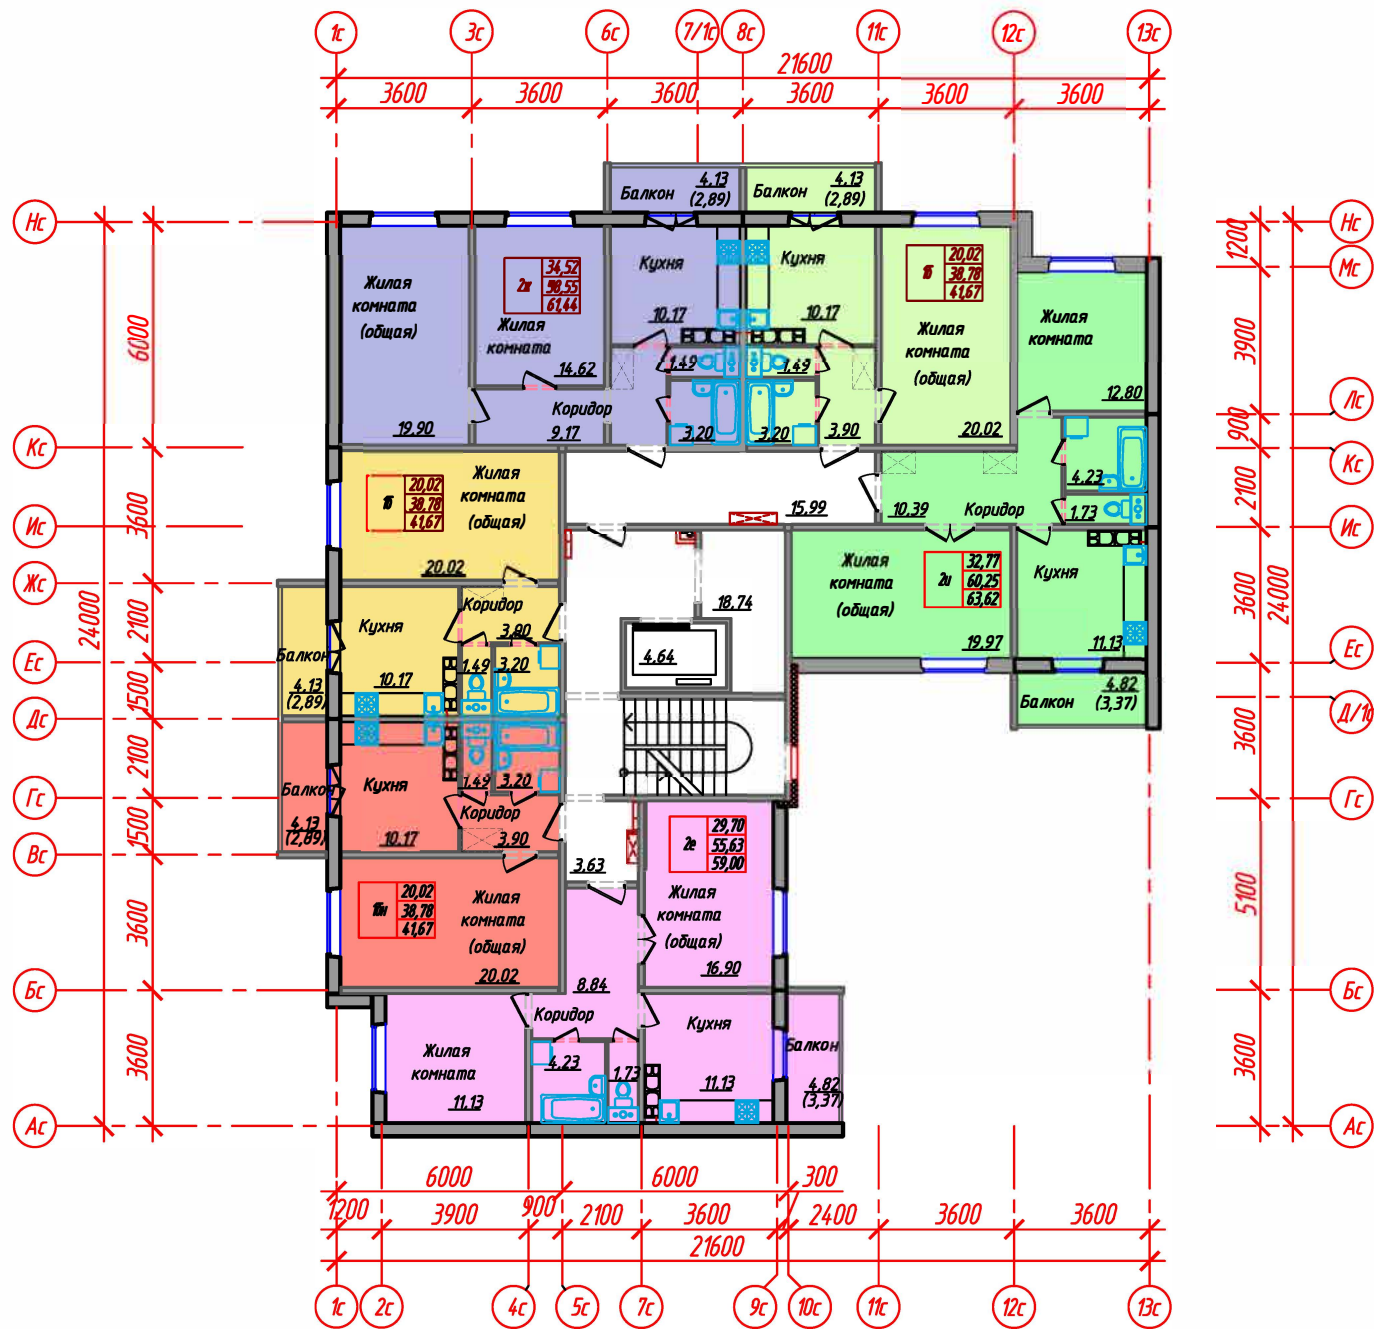


						КГМ		
						"Возведение инженерных сетей и благоустройство к многоквартирному жилому дому по ул. Полесская в г. Мозыре"		
Изм.	Кол. уч.	Лист	№ док.	Подп.	Дата	План типового этажа. М 1:100	Стадия	Лист
ГИП		Реут Ю.Н.			09.24		ПД	5
Утвердил		Роговская			09.24			
Проверил		Реут Ю.Н.			09.24			
Разработал		Роговская			09.24			
Н.контроль		Реут Ю.Н.			09.24	Унитарное предприятие "Институт Полесьепроект" ОАО "Полесьестрой"		

Фасад в осях I-II




Фасад в осях А-Б

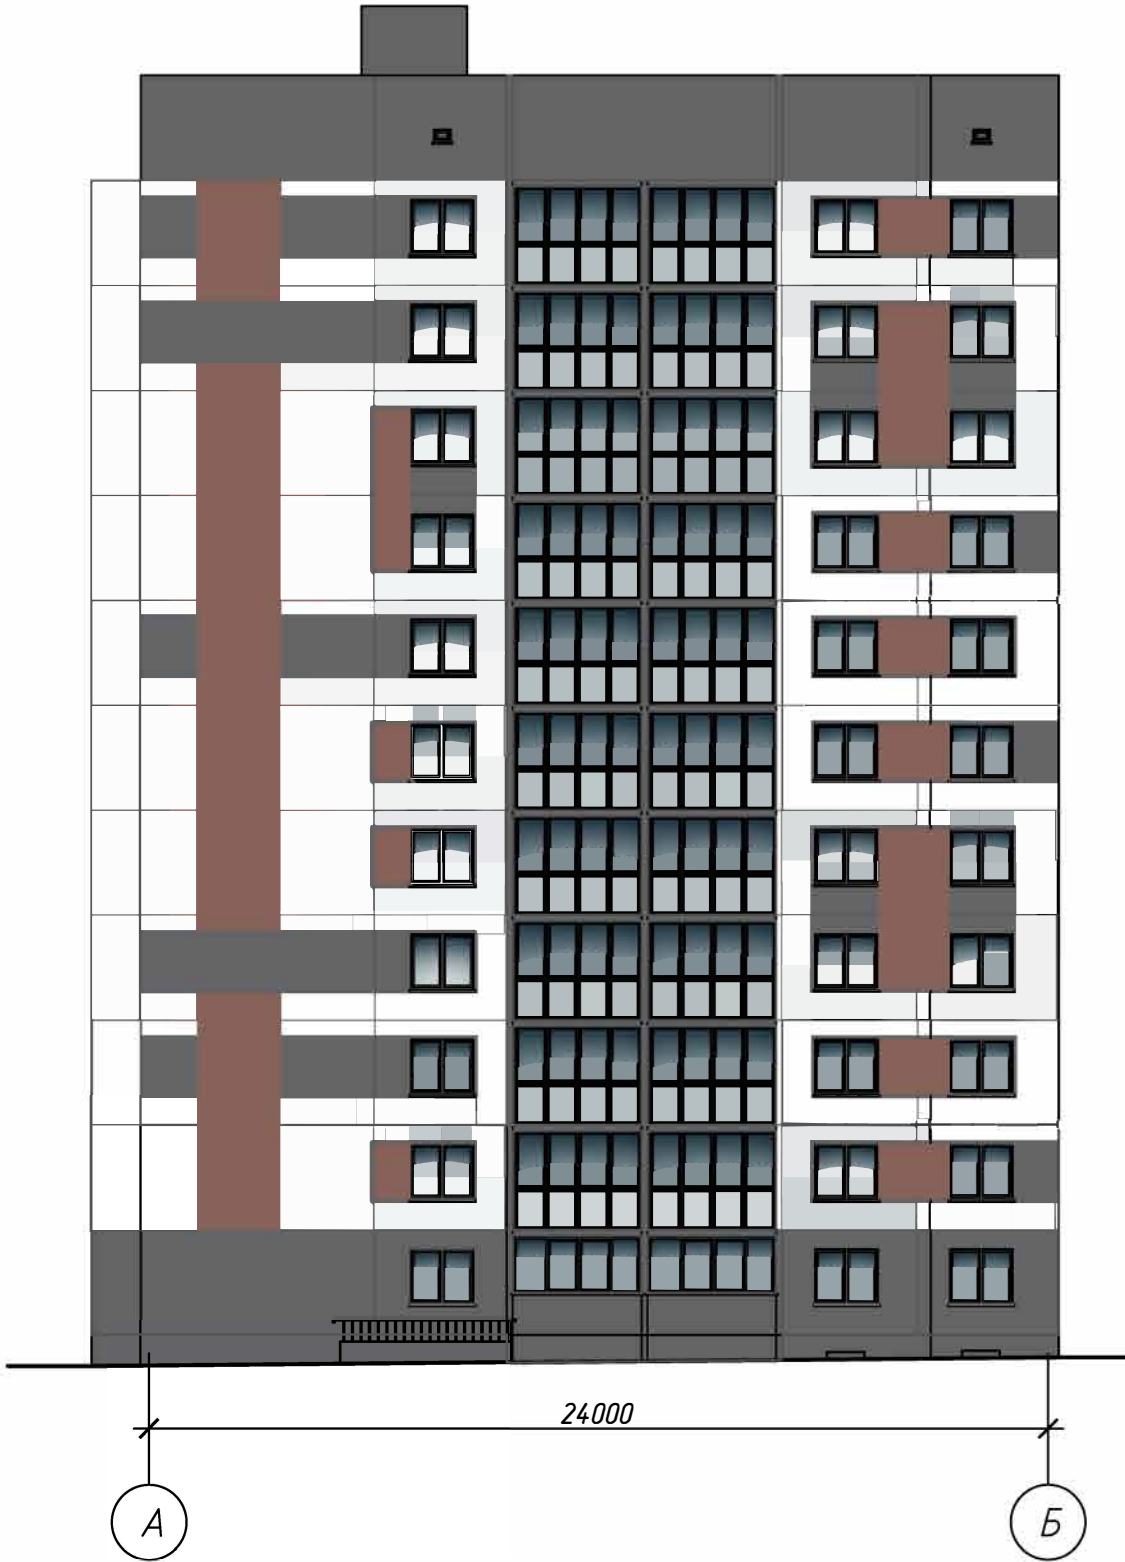

						КГМ			
						"Возведение инженерных сетей и благоустройство к многоквартирному жилому дому по ул. Полесская в г. Мозыре"			
Изм.	Кол.уч.	Лист	№ док.	Подп.	Дата		Стадия	Лист	Листов
							ПД	6	
Утвердил		Реут Ю.Н.			09.24	Цветовое решение фасадов I-II, А-Б. М 1:200	Унитарное предприятие "Институт Полесьепроект" ОАО "Полесьестрой"		
Проверил		Роговская			09.24				
Разработал		Романовец			09.24				
Н.контроль		Роговская			09.24				

Фасад в осях II-I

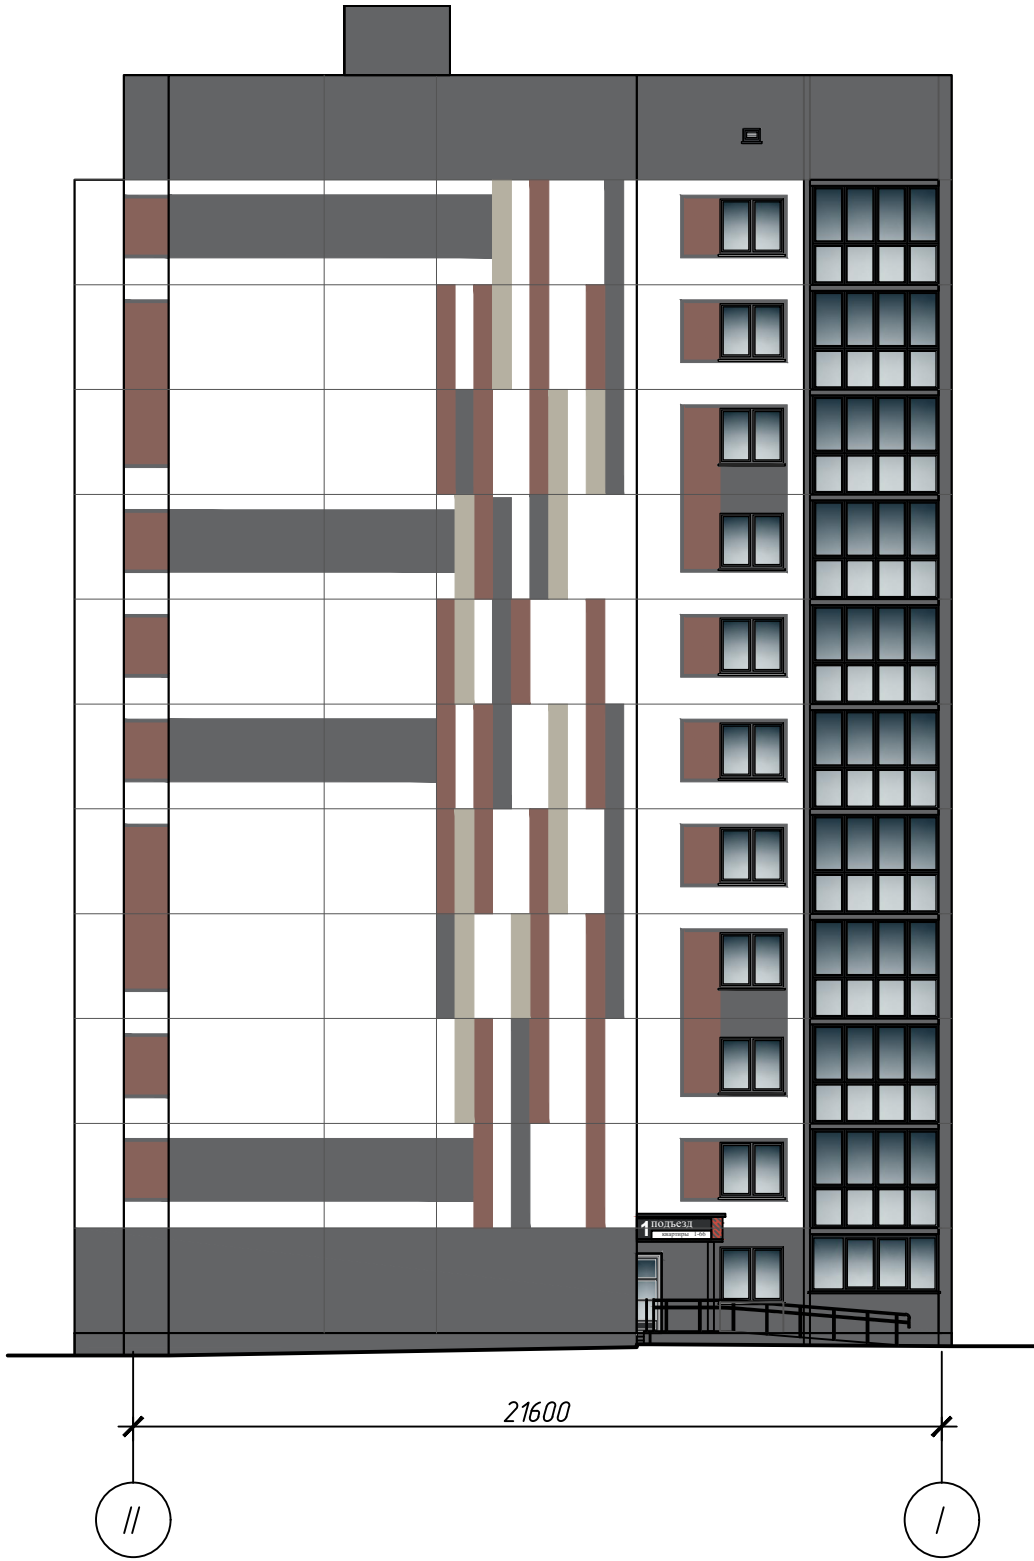

Фасад в осях Б-А



						КГМ		
						"Возведение инженерных сетей и благоустройство к многоквартирному жилому дому по ул. Полесская в г. Мозыре"		
Изм.	Кол. уч.	Лист	№ док.	Подп.	Дата		Стадия	Лист
							ПД	7
Утвердил		Реут Ю.Н.			09.24	Цветовое решение фасадов II-I, Б-А. М 1:200	Унитарное предприятие "Институт Полесьепроект" ОАО "Полесьестрой"	
Проверил		Роговская			09.24			
Разработал		Романовец			09.24			
Н.контроль		Роговская			09.24			



Вид А



Вид Б



Вид В

							КГМ		
							"Возведение инженерных сетей и благоустройство к многоквартирному жилому дому по ул. Полеская в г. Мозыре"		
Изм.	Кол. уч.	Лист	№ док.	Подп.	Дата		Стадия	Лист	Листов
							ПД	8	
Утвердил	Реут Н.Н.				09.24		Визуализация. Виды А-В		
Проверил	Роговская				09.24				
Разработал	Романовец				09.24				
Н.контроль	Роговская				09.24				
							Унитарное предприятие "Институт Полесьепроект" ОАО "Полесьестрой"		



Вид Г



Вид Д



Вид Е

						КГМ		
						"Возведение инженерных сетей и благоустройство к многоквартирному жилому дому по ул. Полесская в г. Мозыре"		
Изм.	Кол. уч.	Лист	№ док.	Подп.	Дата		Стадия	Лист
							ПД	9
Утвердил	Реут Ю.Н.				09.24	Визуализация. Виды Г-Е	Унитарное предприятие "Институт Полесьепроект" ОАО "Полесьестрой"	
Проверил	Роговская				09.24			
Разработал	Романовец				09.24			
Н.контроль	Роговская				09.24			